


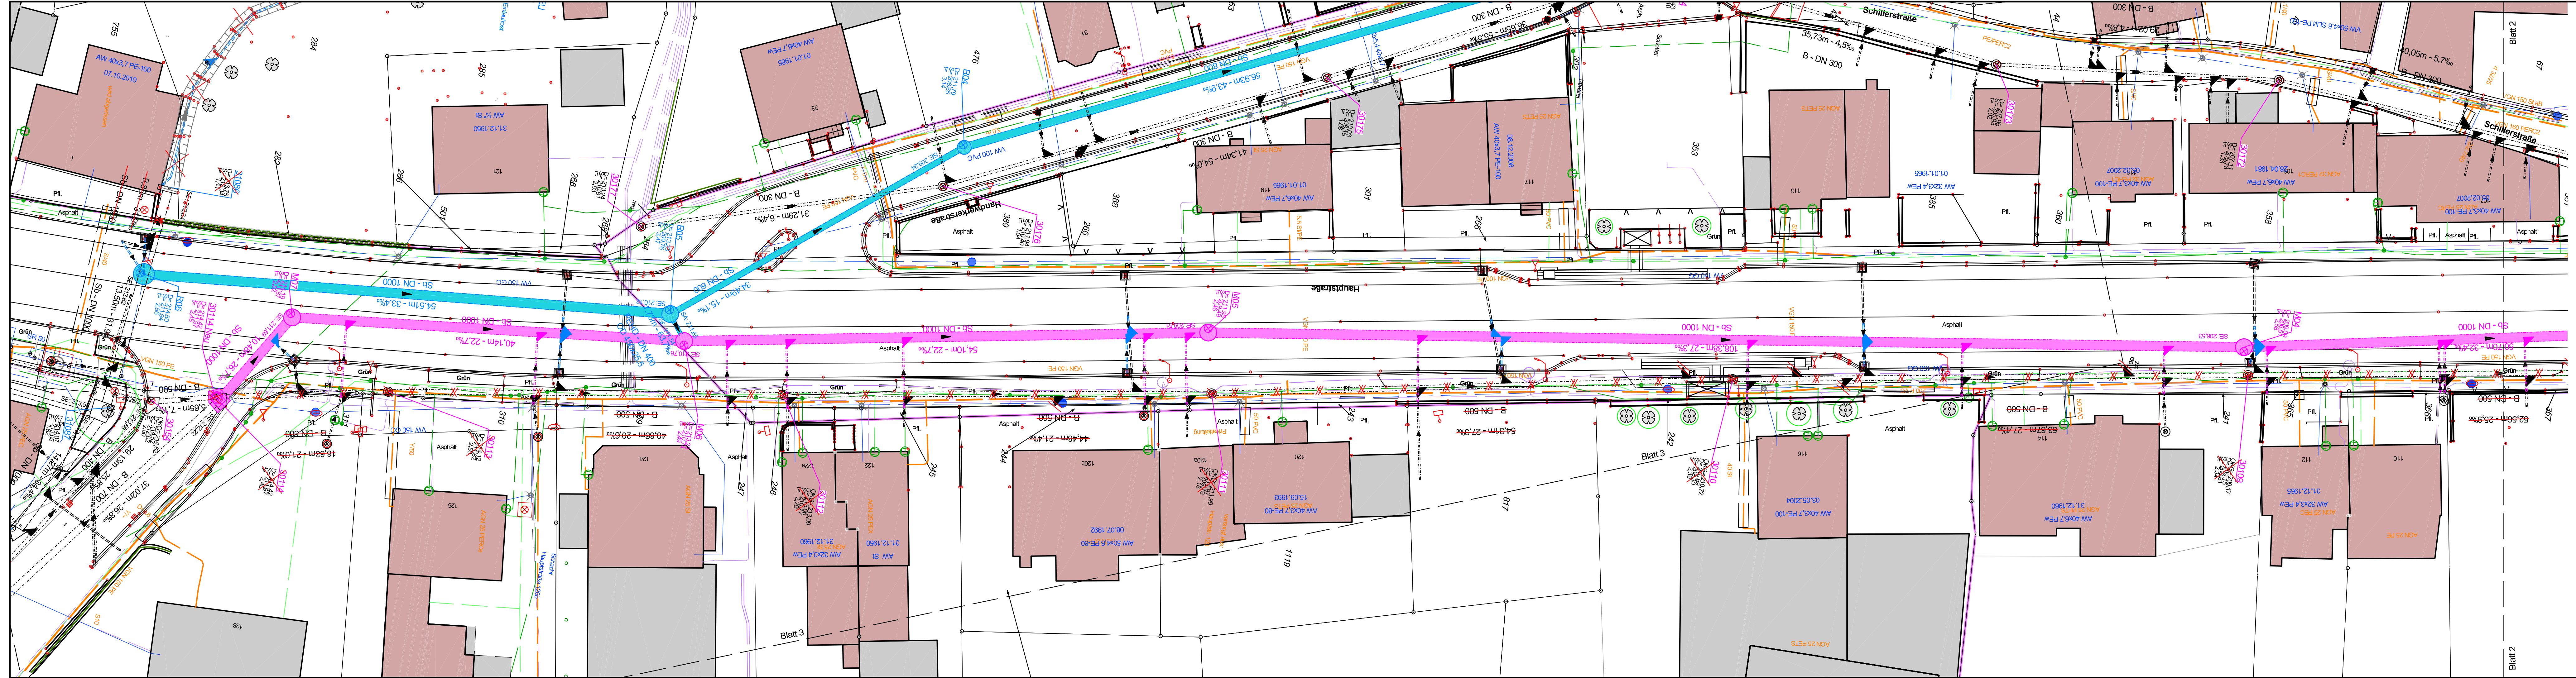

Legende

- R39 24.02m - 12.5% B-DN 300 gepl. Regenwasserkanal
- 31225 12.85m - 5.81% vorh. Regenwasserkanal
- M35 12.85m - 5.81% AZ-DN 250 gepl. Mischwasserkanal
- 30021 12.85m - 5.81% vorh. Mischwasserkanal
- 30994 12.85m - 5.81% vorh. Schmutzwasserkanal
- S31 24.02m - 12.5% Abbruch Kanal
- Rohr verschlossen

Die angeschriebenen Längen sind Rohrlängen.

- Versorger
- Die Darstellung ist rein informativ! Die tatsächliche Lage ist aus den Unterlagen der Versorger zu entnehmen!
- Gas
- Wasser
- Strom
- Telekom
- dt. Glasfaser

Nur für die Ausschreibung

Ingenieurbüro
**WELLING
&
PARTNER**
Beratende Ingenieure
im Bauwesen

- Wasser
- Abwasser
- Straßenbau
- Vermessung
- Beratung
- Planung
- Bauleitung

33142 Büren
Jühengrund 7
Tel. 02951/1827
Fax 02951/6608

**Gemeinde
Anröchte**
OT Anröchte

Ausführungsplanung
Umgestaltung der OD Anröchte L734
Titel 1: Erneuerung MW-Kanal

Reg. Nr.: 22341	bearb.: Mai 2025 FM	Anlage: 2	Blatt Nr.: 1
Dat.: 22341KLA	gez.: Mai 2025 FM	Lageplan MW-Kanal	
Plot: 04.06.2025	gepr.: Mai 2025 We.	Maßstab: 1 : 250	
Aufgestellt:		Auftraggeber:	